

Согласовано

Изм. № подл. Подпись и дата Взам. инв. №

Ведомость рабочих чертежей.

Лист	Наименование	Примечание
1	Общие данные.	Лист А3
2	Водоснабжение. План первого этажа.	Лист А3
3	Водоснабжение. План второго этажа.	Лист А3
4	Канализация. План первого этажа.	Лист А3
5	Канализация. План второго этажа.	Лист А3

Ведомость ссылочных и прилагаемых документов

Обозначение	Наименование	Примечание
	Ссылочные документы:	
СНиП 2.04.01-85*	"Внутренний водопровод и канализация зданий"	
СНиП 3.05.01-85	"Внутренние санитарно-технические системы"	
Завод "Уропор"	Технический каталог выпускаемой продукции	
	Прилагаемые документы:	
	Спецификация оборудования ВК	2 листа

Технические решения, принятые в проекте, соответствуют требованиям экологических, санитарно-гигиенических, противопожарных и других норм, действующих на территории Российской Федерации и обеспечивают безопасную для жизни и здоровья людей эксплуатацию здания при соблюдении предусмотренных проектом мероприятий.

Общие данные

Проект выполнен на основании следующих данных:

- технического задания на проектирование;
- принятых архитектурно-планировочных и конструктивных решений;
- действующих норм и технических условий на проектирование.

Водоснабжение


Трубопроводы систем водоснабжения выполнить – трубой из сшитого полиэтилена. Все трубопроводы прокладывать скрыто в полу и стенах. Все соединения производить на фитингах соответствующих диаметров. Все трубопроводы холодного и горячего водоснабжения прокладываются в теплоизоляции типа «Энергофлекс» толщиной 9 мм.

Канализация

Проектом предусмотрена самотечная система канализации из ПВХ-труб наружным диаметром 50 и 110 мм с применением соответствующих фасонных частей. Проектом предусмотрено подключение к проектируемому выпуску (проект НВК выполняет сторонняя организация). Горизонтальные участки диаметром 50 мм проложить с уклоном 0,03; диаметром 110 мм – 0,02. Все трубопроводы канализации прокладывать скрыто. Монтаж и приемку санитарно-технических устройств и системы водоснабжения вести в соответствии со СНиП 3.05.01-85 "Внутренние санитарно-технические системы".

					ОВК-190515-1				ВК
					Московская обл., Солнечногорский р-н., дер.Соколово				
					К.П. "Усадьба Соколово" уч.114				
Изм.	Лист	№докум.	Подпись	Дата	Жилой дом	Стадия	Лист	Листов	
Разраб.		Ибрагимов		25.05.15		РП	1	5	
Проверил		Стеблев		25.05.15					
					Водоснабжение и канализация. Общие данные	Стандарт Климат			
Соглаводал		Виноградов		25.05.15					

План 1-го этажа.

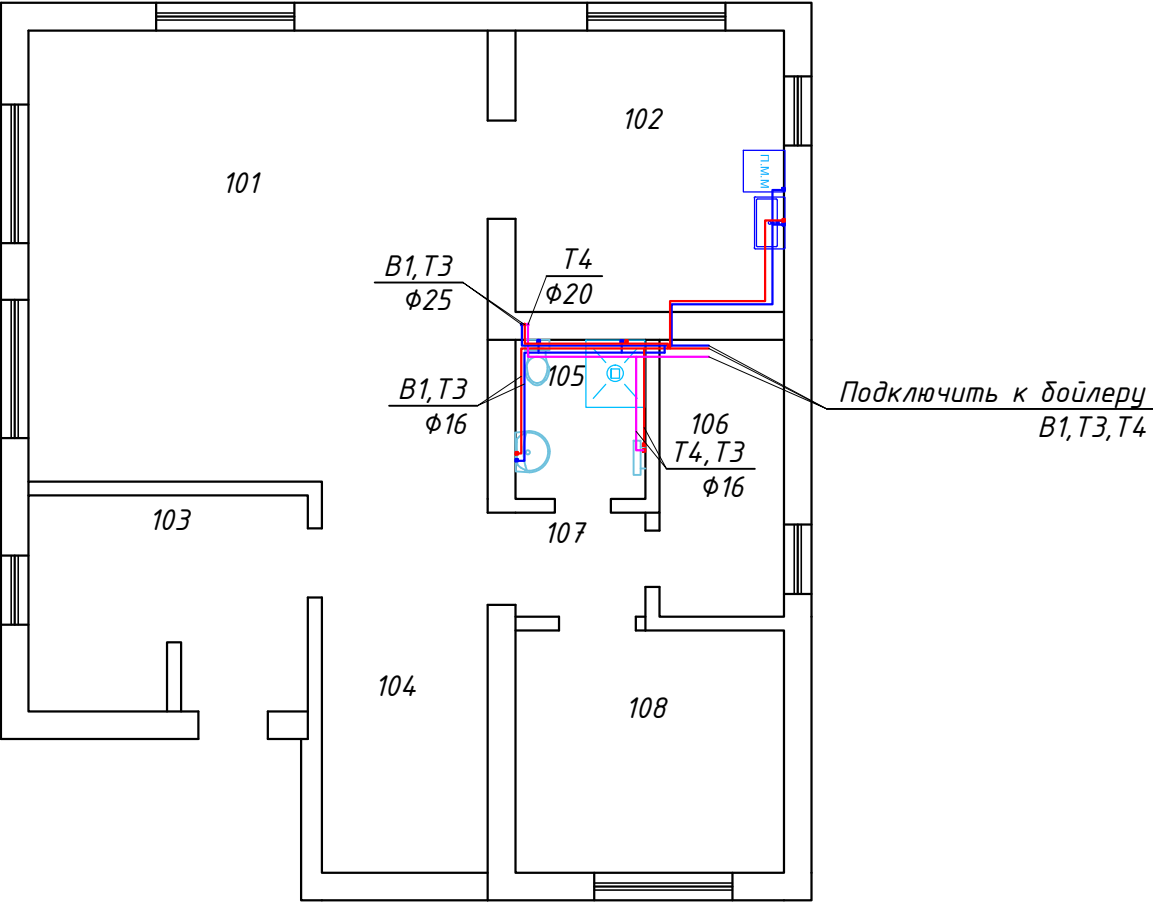

Экспликация помещений:


№ пом.	Назначение
101	Гостинная
102	Кухня
103	Холл
104	Лестница
105	Санузел
106	Котельная
107	Коридор
108	Кабинет

Примечания:

- Все трубопроводы системы холодного и горячего водоснабжения проложить в полу и в стенах в теплоизоляции типа "Энергофлекс" толщиной 9 мм;
- Обвязку полотенцесушителей выполнить трубой $\phi 16$;
- Высоту монтажа выводов под сантехприборы выполнить в соответствии с дизайн-проектом;
- Полотенцесушители установить с нержавеющей внутренним покрытием;
- Трубопроводы отнесены от стены условно, размеры уточнить по месту при монтаже;
- Все подводки к приборам принять $\phi 16$, к ваннам и душевым кабинам - $\phi 20$;

						ОВК-190515-1				ВК	
						Московская обл., Солнечногорский р-н., дер.Соколово					
						К.П. "Усадьба Соколово" уч.114					
Изм.	Кол.уч	Лист.	№ док.	Подпись	Дата	Жилой дом	Стадия	Лист	Листов		
Разраб.	Ибрагимов			25.05.15			РП	2			
Проверил	Стеблев			25.05.15							
						Водоснабжение и канализация. План первого этажа.	Стандарт Климат				
Соглаовал	Виноградов			25.05.15							

План 2-го этажа.

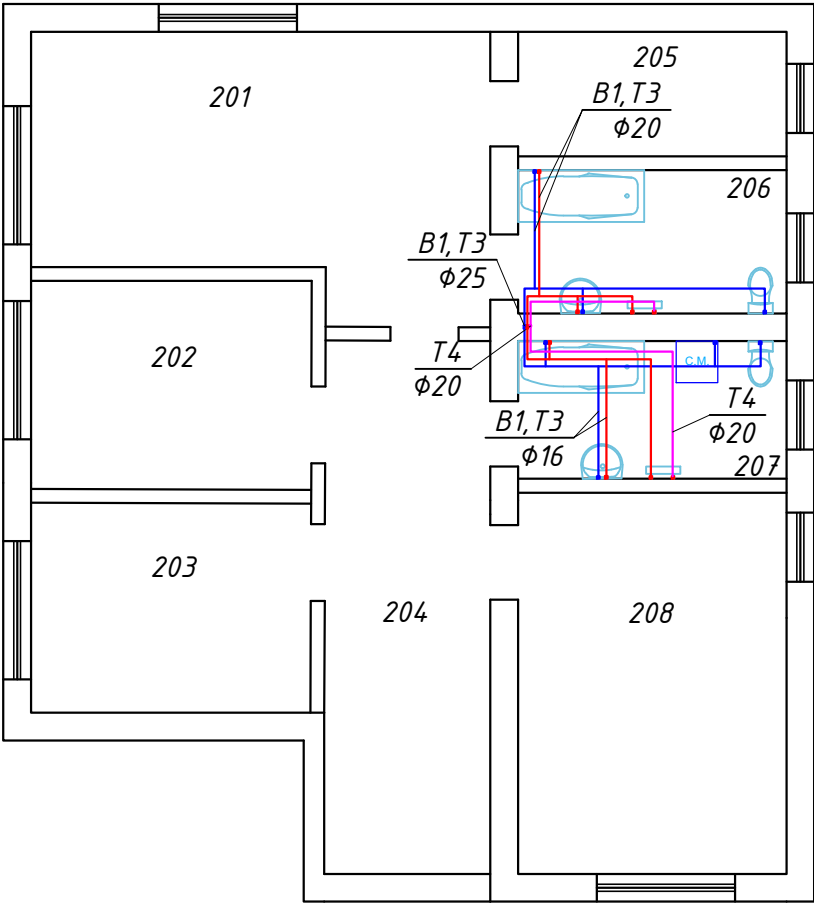

Экспликация помещений:


№ пом.	Назначение
201	Комната
202	Комната
203	Комната
204	Коридор
205	Гардероб
206	Санузел
207	Санузел
208	Комната

Примечания:

1. Все трубопроводы системы холодного и горячего водоснабжения проложить в полу и в стенах в теплоизоляции типа "Энергофлекс" толщиной 9 мм;
2. Обвязку полотенцесушителей выполнить трубой $\phi 16$;
3. Высоту монтажа выводов под сантехприборы выполнить в соответствии с дизайн-проектом;
4. Полотенцесушители установить с нержавеющей внутренним покрытием;
5. Трубопроводы отнесены от стены условно, размеры уточнить по месту при монтаже;
6. Все подводы к приборам принять $\phi 16$, к ваннам и душевым кабинам - $\phi 20$;

						ОВК-190515-1			ВК
						Московская обл., Солнечногорский р-н., дер.Соколово			
						К.П. "Усадьба Соколово" уч.114			
Изм.	Кол.уч.	Лист.	№ док.	Подпись	Дата	Жилой дом	Стадия	Лист	Листов
Разраб.	Ибрагимов				25.05.15		РП	3	
Проверил	Стеблев				25.05.15				
						Водоснабжение и канализация. План второго этажа.	Стандарт Климат		
Соглаовал	Виноградов				25.05.15				

План 1-го этажа.

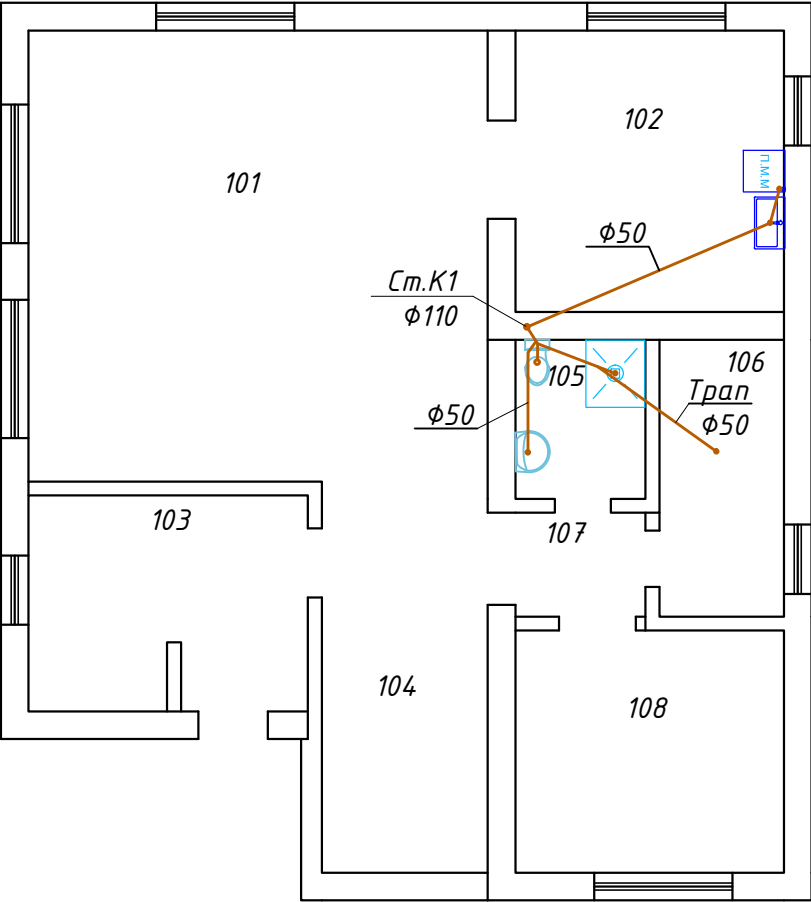

Экспликация помещений:


№ пом.	Назначение
101	Гостинная
102	Кухня
103	Холл
104	Лестница
105	Санузел
106	Котельная
107	Коридор
108	Кабинет

Примечания:

- Для вентиляции канализации стояки К1-1 вывести выше кровли на 0,5 м;
- Горизонтальные участки диаметром 50 мм проложить с уклоном 0,03; диаметром 110 мм – 0,02;
- Трубопроводы отнесены от стены условно, размеры уточнить по месту при монтаже;
- Все трубопроводы системы канализации проложить скрыто под и между лагами 1-го и 2-го этажей;
- Все трубопроводы системы канализации проложить в теплоизоляции типа “Energoflex Super” толщиной 13 мм;
- На стояках канализации К1-1, установить ревизии, к которым обеспечить свободный доступ.

						ОВК-190515-1				ВК	
						Московская обл., Солнечногорский р-н., дер.Соколово					
						К.П. "Усадьба Соколово" уч.114					
Изм.	Кол.уч	Лист.	№ док.	Подпись	Дата	Жилой дом	Стадия	Лист	Листов		
Разраб.	Ибрагимов			25.05.15			РП	4			
Проверил	Стеблев			25.05.15							
						Водоснабжение и канализация. План первого этажа.	Стандарт Климат				
Соглаовал	Виноградов			25.05.15							

План 2-го этажа.

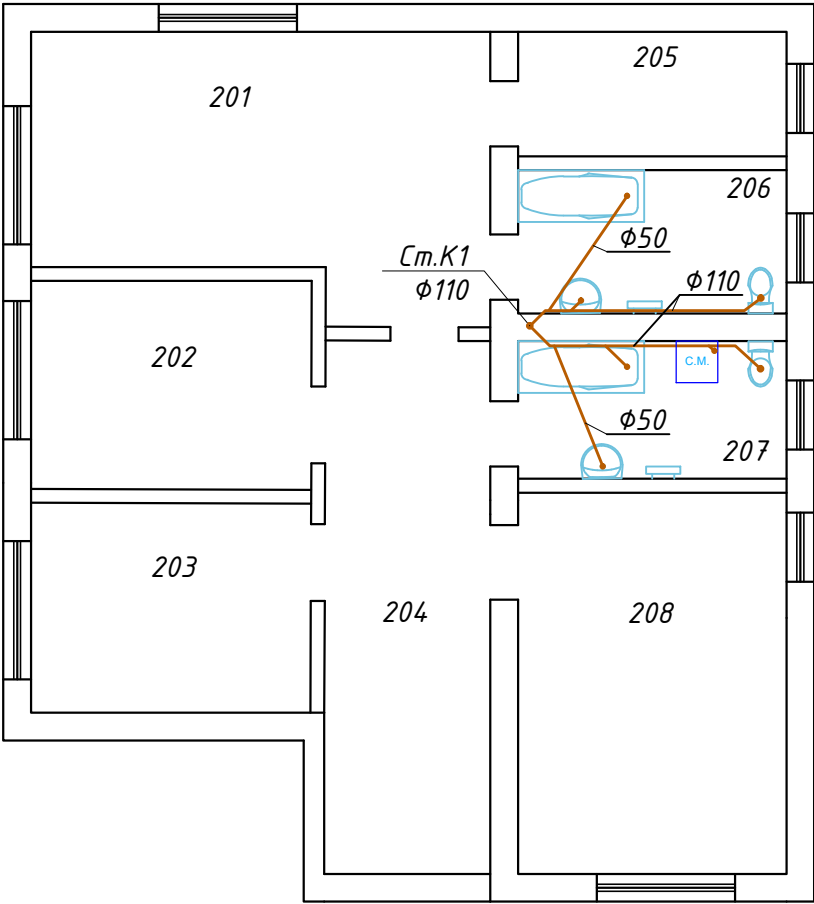

Экспликация помещений:

№ пом.	Назначение
201	Комната
202	Комната
203	Комната
204	Коридор
205	Гардероб
206	Санузел
207	Санузел
208	Комната

Примечания:

- Для вентиляции канализации стояки К1-1 вывести выше кровли на 0,5 м;
- Горизонтальные участки диаметром 50 мм проложить с уклоном 0,03; диаметром 110 мм - 0,02;
- Трубопроводы отнесены от стены условно, размеры уточнить по месту при монтаже;
- Все трубопроводы системы канализации проложить скрыто под и между лагами 1-го и 2-го этажей;
- Все трубопроводы системы канализации проложить в теплоизоляции типа "Energoflex Super" толщиной 13 мм;
- На стояках канализации К1-1, установить ревизии, к которым обеспечить свободный доступ.

						ОВК-190515-1				ВК	
						Московская обл., Солнечногорский р-н., дер.Соколово					
						К.П. "Усадьба Соколово" уч.114					
Изм.	Кол.уч.	Лист.	№ док.	Подпись	Дата	Жилой дом	Стадия	Лист	Листов		
Разраб.	Ибрагимов			25.05.15			РП	5			
Проверил	Стеблев			25.05.15							
						Водоснабжение и канализация. План второго этажа.	Стандарт Климат				
Соглаовал	Виноградов			25.05.15							